


QUADRO DE VAGAS	
VAGA INDEPENDENTE	48
VAGA DEPENDENTE	26
VAGA ACESSÍVEL	02
TOTAL DE VAGAS	76


PLANTA BAIXA - PAVTO SUBSOLO 02
 ESCALA 1/200

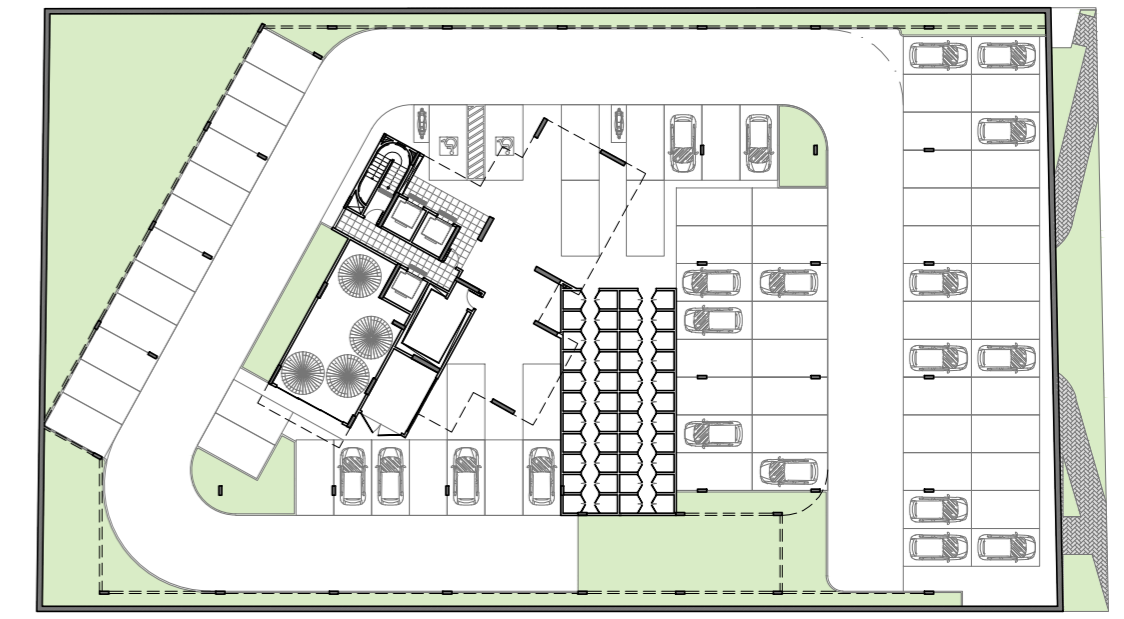

PLANTA BAIXA - PERMEABILIDADE
 ESCALA 1/500

LEGENDA

- PERMEABILIDADE 100% (JARDIM OU COBOGRAMA)
- PERMEABILIDADE 50% (PISO INTERTRAVADO)
- PERMEABILIDADE 0% (LAJE)

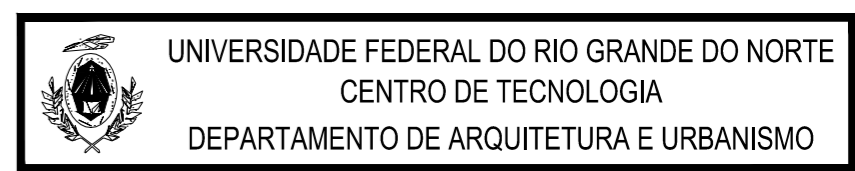

TRABALHO FINAL DE GRADUAÇÃO

PROJETO	EDIFÍCIO MISTO		ESCALA	INDICADA
LOCAL	AV. SEN. SALGADO FILHO, LAGOA NOVA, NATAL/RN		DATA	NOVEMBRO/2014
ASSUNTO	PLANTA BAIXA DO PAVTO SUBSOLO 02 PLANTA BAIXA - PERMEABILIDADE		FRANCHA:	02 /19
DISCENTE	LUCIANA DA ROCHA ALVES			
ORIENTADORA	PROFª DRª BIANCA ARAÚJO	COORIENTADOR	PROFº MSc ANDRÉ ALVES	