


QUADRO DE VAGAS	
VAGA INDEPENDENTE	48
VAGA DEPENDENTE	26
VAGA ACESSÍVEL	02
TOTAL DE VAGAS	76

PLANTA BAIXA - PAVTO SUBSOLO 01
 ESCALA 1/200

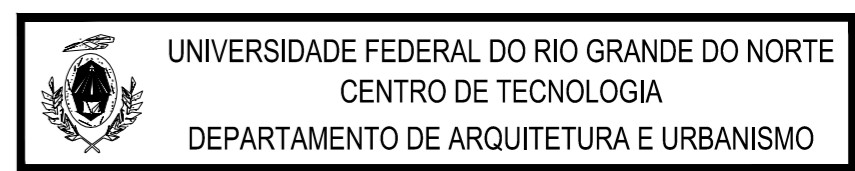

TRABALHO FINAL DE GRADUAÇÃO

PROJETO	EDIFÍCIO MISTO	
LOCAL	AV. SEN. SALGADO FILHO, LAGOA NOVA, NATAL/RN	
ASSUNTO	PLANTA BAIXA DO PAVTO SUBSOLO 01	ESCALA 1/200
DISCENTE	LUCIANA DA ROCHA ALVES	DATA NOVEMBRO/2014
ORIENTADORA	PROFª DRª BIANCA ARAÚJO	COORIENTADOR PROFº MSc ANDRÉ ALVES
		FRANCHA: 03 /19